

«Согласовано»

Заказчик

АО «ЛОЭСК»

Дата _____ м.п.

Адрес

Ленинградская область, г. Волхов,
Волховский пр.

Должность

Ф.И.О.

Подпись

Бланк заказа РУНН

| | | | | | | | |
|--|-----------|--|---------------|-----|-----|---------------|---------------|
| Наименование объекта | | Строительство 2БКТП-10 10/0,4кВ | | | | | |
| Тип РУНН | | УВР1, УВР2 | | | | | |
| Номинальный ток вводного выключателя, А | | 1000 | | | | | |
| Номинальный ток вводного выключателя нагрузки, А | | - | | | | | |
| Номинальный ток секционного выключателя нагрузки, А | | 1000 | | | | | |
| Наличие трансформаторов тока на вводе, номинальный ток, А/А | | 1000/5 | | | | | |
| Ток аппарата защиты (расписать по секциям) | I секция | 1000 (720) | 1000 (720) | 250 | 250 | 320 | 160 |
| | II секция | 160 | 320 | 250 | 250 | 1000 (720) | 1000 (720) |
| Наличие трансформаторов тока на фидере, номинальный ток, А/А (предусмотреть место для установки) | | - | - | - | - | - | - |
| Наличие автоматического выключателя 100 А, для питания собственных нужд | | ДА | | | | | |
| Наличие группы автоматических выключателей для питания маломощных потребителей | | ДА | | | | | |
| Дополнительная комплектация | | предусмотреть DIN рейку для монтажа модульных аппаратов защиты маломощных потребителей | | | | | |

Схемы и компоновки (подписанные и заверенные печатью Заказчика) прилагаются.

«Согласовано»

Главный инженер филиала
АО «ЛОЭСК»
«Восточные электросети»

Крылова Т.М. /Крылова Т.М./

28. 11 2019 г.

Мур
19.12.2019 г.

Согласовано

Тур 15участки С.901

821-2-18-0761-ЭС

Ленинградская область, г. Волхов, Волховский проспект

| Изм. | Кол.уч. | Лист | № док. | Подпись | Дата | Стадия | Лист | Листов |
|-----------|---------|-----------|--------|--------------------|-------|--------|------|------------------|
| Разраб. | | Глазунова | | <i>[Signature]</i> | 10.19 | РД | 10 | - |
| ГИП | | Мильков | | <i>[Signature]</i> | 10.19 | | | |
| Проверил | | Грибова | | <i>[Signature]</i> | 10.19 | | | |
| Н. контр. | | Вайшнурс | | <i>[Signature]</i> | 10.19 | 000 | | «Энергоконтроль» |

Копировал:

Формат: А4

Согласовано:

Взаим. инв. №

Подпись и дата

Инв. № подл.

СОГЛАСОВАНО:
 Заказчик: АО «ЛОЭСК»
 Должность _____
 Ф.И.О. _____
 Подпись _____

Дата _____

БЛАНК ЗАКАЗА БКТП-10 2х630/10/0,4кВ

| | | | | |
|--|---|-------------------|---|-------------------|
| Наименование объекта и адрес установки БКТП | БКТП-10 10/0,4кВ 2х630кВА по адресу: Ленинградская область, г. Волхов, Волховский пр. | | | |
| Количество верхних блоков БКТП | 1 | 2 | 3 | 4 |
| Размеры верхних блоков БКТП | 1 - 5040х2500х3000, 2 - 6200х2500х3000, 3 - 6200х2500х3000 | 2 | 3 | 4 |
| Количество нижних блоков БКТП | 1 | 2 | 3 | 4 |
| Размеры нижних блоков БКТП | 1 - 4920х2440х1420, 2 - 6140х2440х1420, 3 - 6140х2440х1420 | проходная | | |
| Тип БКТП | молникобая | да | сухой | нет |
| Наличие трансформатора | настенный | нагрузка: ТМГ11 | нагрузка: | нет |
| Тип трансформатора | напряжение на стороне ВН | 6 | 10 | 20 |
| Мощность и группа соединений силового трансформатора, кВА | 630 | 1000 | 1000 | 630 |
| Напряжение на стороне ВН трансформатора | вариант Заказчика | вариант Заказчика | вариант Заказчика | вариант Заказчика |
| Вариант схемы | вариант Заказчика | вариант Заказчика | вариант Заказчика | вариант Заказчика |
| Вариант компоновки | вариант Заказчика | вариант Заказчика | вариант Заказчика | вариант Заказчика |
| Вариант блокировки | да | да | да | нет |
| Наличие АВР | на стороне ВН | на стороне НН | воздушно-кабельный (ввод через шпиль) | кабельный |
| Исполнение ввода на стороне ВН | АЛРПД-10 3х95/50 | | | |
| Марка и сечение кабеля на стороне ВН (не более 300 мм ²) | на предохранителях | | | |
| Тип РУ-0,4 кВ | ANS | другой: | тип др. вкл.: ВЛ50-45 ДМХ габарит "0" с МРТ Про GF+, In=1000А | |
| Тип выключателя на стороне НН | 12шт (6шт+6шт) | | | |
| Количество фидеров на стороне НН | нет | | | |
| Учет активной энергии, Р | да | | | |
| Учет реактивной энергии, Р | да | | | |
| Тип счетчиков | Меркурий 234 АРТ-03 Р (АРТ-02 Р) | | | |
| Тип трансформаторов тока | ТМЛ-0,66-1 | | | |
| Номинальный ток трансформаторов тока | 2500/5 | 2000/5 | 1500/5 | 1000/5 |
| Высота объемного прутка, мм | 870 | | | |
| Исполнение спиральной части (ножка, башка-гребень, разъемный, юный (евроюный)) | Ленинградская обл. | | | |

Схемы и компоновки (подписание и завершение печатью Заказчика) прилагаются.

«Согласовано»
 Главный инженер филиала
 АО «ЛОЭСК»
 «Восточные электропроекти»

Синицын
 08.11.2019г.
 11

Синицын
 08.11.2019г.
 11

10.12.2019г.

| | | | | | |
|-----------|------------|------|--------|---------|-------|
| Изн | Колуч | Лист | № док. | Подпись | Дата |
| Разраб. | Григорьева | 10 | 19 | | 10.19 |
| ГИП | Мильков | 10 | 19 | | 10.19 |
| Пробери | Грибова | 10 | 19 | | 10.19 |
| Н. контр. | Войничис | 10 | 19 | | 10.19 |

Ленинградская область, г. Волхов, Волховский проспект

Строительство БКТП-10 10/0,4кВ (ТП-152)

Бланк заказа БКТП

Студия
 Лист | Листов || РД | 9 | - |

000
 «Энергоконтроль»

Опросный лист на ЗИП

| | Наименование | Тип, марка | Кол-во |
|---|--|------------|--------------|
| 1 | Диэлектрический ковер | 750x750 | 14шт. |
| 2 | Рамка для карты посещений | | 4шт. |
| 3 | Деревянная двухступенчатая стремянка | | 2шт. |
| 4 | Карман металлический для установки на двери (с внутренней стороны) | | 4шт. |
| 5 | Карман самоклеящийся из ПВХ | | 1/50 уп./шт. |
| 6 | Рамка формата А3 для однолинейной схемы БКТП | | 4 шт. |
| 6 | Блок механического включения (TER CBunit MapGen1) | | 1шт. |

«Согласовано»


Главный инженер филиала
АО «ЛОЭСК»
«Восточные электросети»

Крылова /Крылова Т.М./

28 . 11 2019 г.

Согласовано

Тур Бучагинский С.Ф.

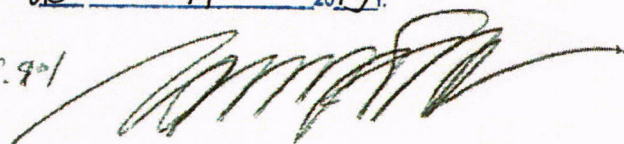

19.12.2019



821-2-18-0761-ЭС

Ленинградская область, г. Волхов, Волховский проспект

| Изм. | Кол.уч. | Лист | № док. | Подпись | Дата | Строительство 2БКТП-10 10/0,4кВ (ТП-152) | Стадия | Лист | Листов |
|-----------|-----------|------|--------|--------------------|-------|---|---|------|--------|
| Разраб. | Глазунова | | | <i>[Signature]</i> | 10.19 | | Строительство 2БКТП-10 10/0,4кВ (ТП-152) | РД | 11 |
| ГИП | Мильков | | | <i>[Signature]</i> | 10.19 | | | | |
| Проверил | Грибова | | | <i>[Signature]</i> | 10.19 | | | | |
| Н. контр. | Вайшнурс | | | <i>[Signature]</i> | 10.19 | Опросный лист на ЗИП | ООО "Энергоконтроль" | | |

Копировал:

Формат: А4

| | |
|-------------|--|
| Согласовано | |
| | |
| | |
| | |

Взам. инв. №

Подп. и дата

Инв. № подл.